


- LEGENDA:**
- CYKLOSTEZKA:
 - asfaltový beton ACO 11 50 mm
 - posťik spojovací PS-C 50 mm
 - recyklovaný materiál R-mat 50 mm
 - šterkodř Šb 200 mm
 - nebezpečná krajnice - šterkodř tl. 150 mm
 - ohumusování + osetí svahů tl. 150 mm
 - gabiony
 - bet. palisády 130x130 mm
 - mapa katastrálních nemovitostí
 - hranice katastrálních území
 - zatrubnění DN600 PP
 - kanalizační přípojka UV DN150 PP
- C0a navržené svislé dopravní značení
- navržené vodorovné dopravní značení
- navržené a rekonstruované propustky

- LEGENDA INŽENÝRSKÝCH SÍTÍ:**
- kabel VO, nadzemní, Dolní Domalovice
 - vedení NN, nadzemní, ČEZ Distribuce, a.s.
 - vedení VN, nadzemní, ČEZ Distribuce, a.s.
 - sdělovací vedení, podzemní, Česká telekomunikační infrastruktura, a.s.
 - sdělovací vedení, nadzemní, Česká telekomunikační infrastruktura, a.s.
 - plynovod NTL, GasNet, s.r.o.
 - kanalizace, Severomoravské vodovody a kanalizace a.s.
 - vodovod, Severomoravské vodovody a kanalizace a.s.
 - vodovodní přípojky
 - úprava stávajícího vedení CETIN
 - pro tuto část je vypracována samostatnáPD, objednatel Obec Soběšovice

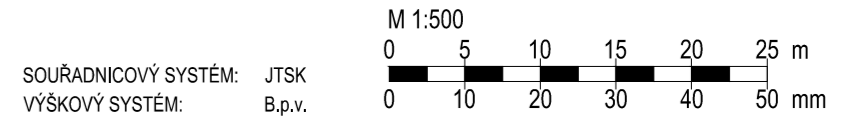

výřez: Situace - část 1	číslo: C.1.2.1
-------------------------	----------------

stavba: Cyklistická stezka okolo vodní nádrže Žermanice, Obec Soběšovice	stupeň: DPS
objekt: SO101 Cyklostezka Soběšovice	datum: 04/2019
výřez: Situace - část 1	formát: 1260x420
	měřítko: 1:500

Ing. Libor JACKO
IČ: 603 13 765

pare: _____

vypracoval: Ing. Libor Jacko
602 580 250
jacko@projekty-vezovky.cz

investor: Obec Soběšovice